


LEGENDE Blitzschutz

- Fangleitung Rd 8-AI
- Anschluss- und Verbindungsarmatur
- Anschluss Fassadenkonstruktion
- Ableitung Rd 8-AI mit Trennstelle auf Ebene 0,00 und Anbindung an bauseitig vorh. Fundamenterder (bei direkter Montage auf dem Mauerwerk sind isolierte Ableiter zu verwenden !)
- Fangstange allgemein
- Fangseil Aldrey 50 qmm
- Fangstange H = 5,00 m freistehend mit Sockelgestell
- ISO-Traverse
- Isoliertes Kunststoffattikateilstück

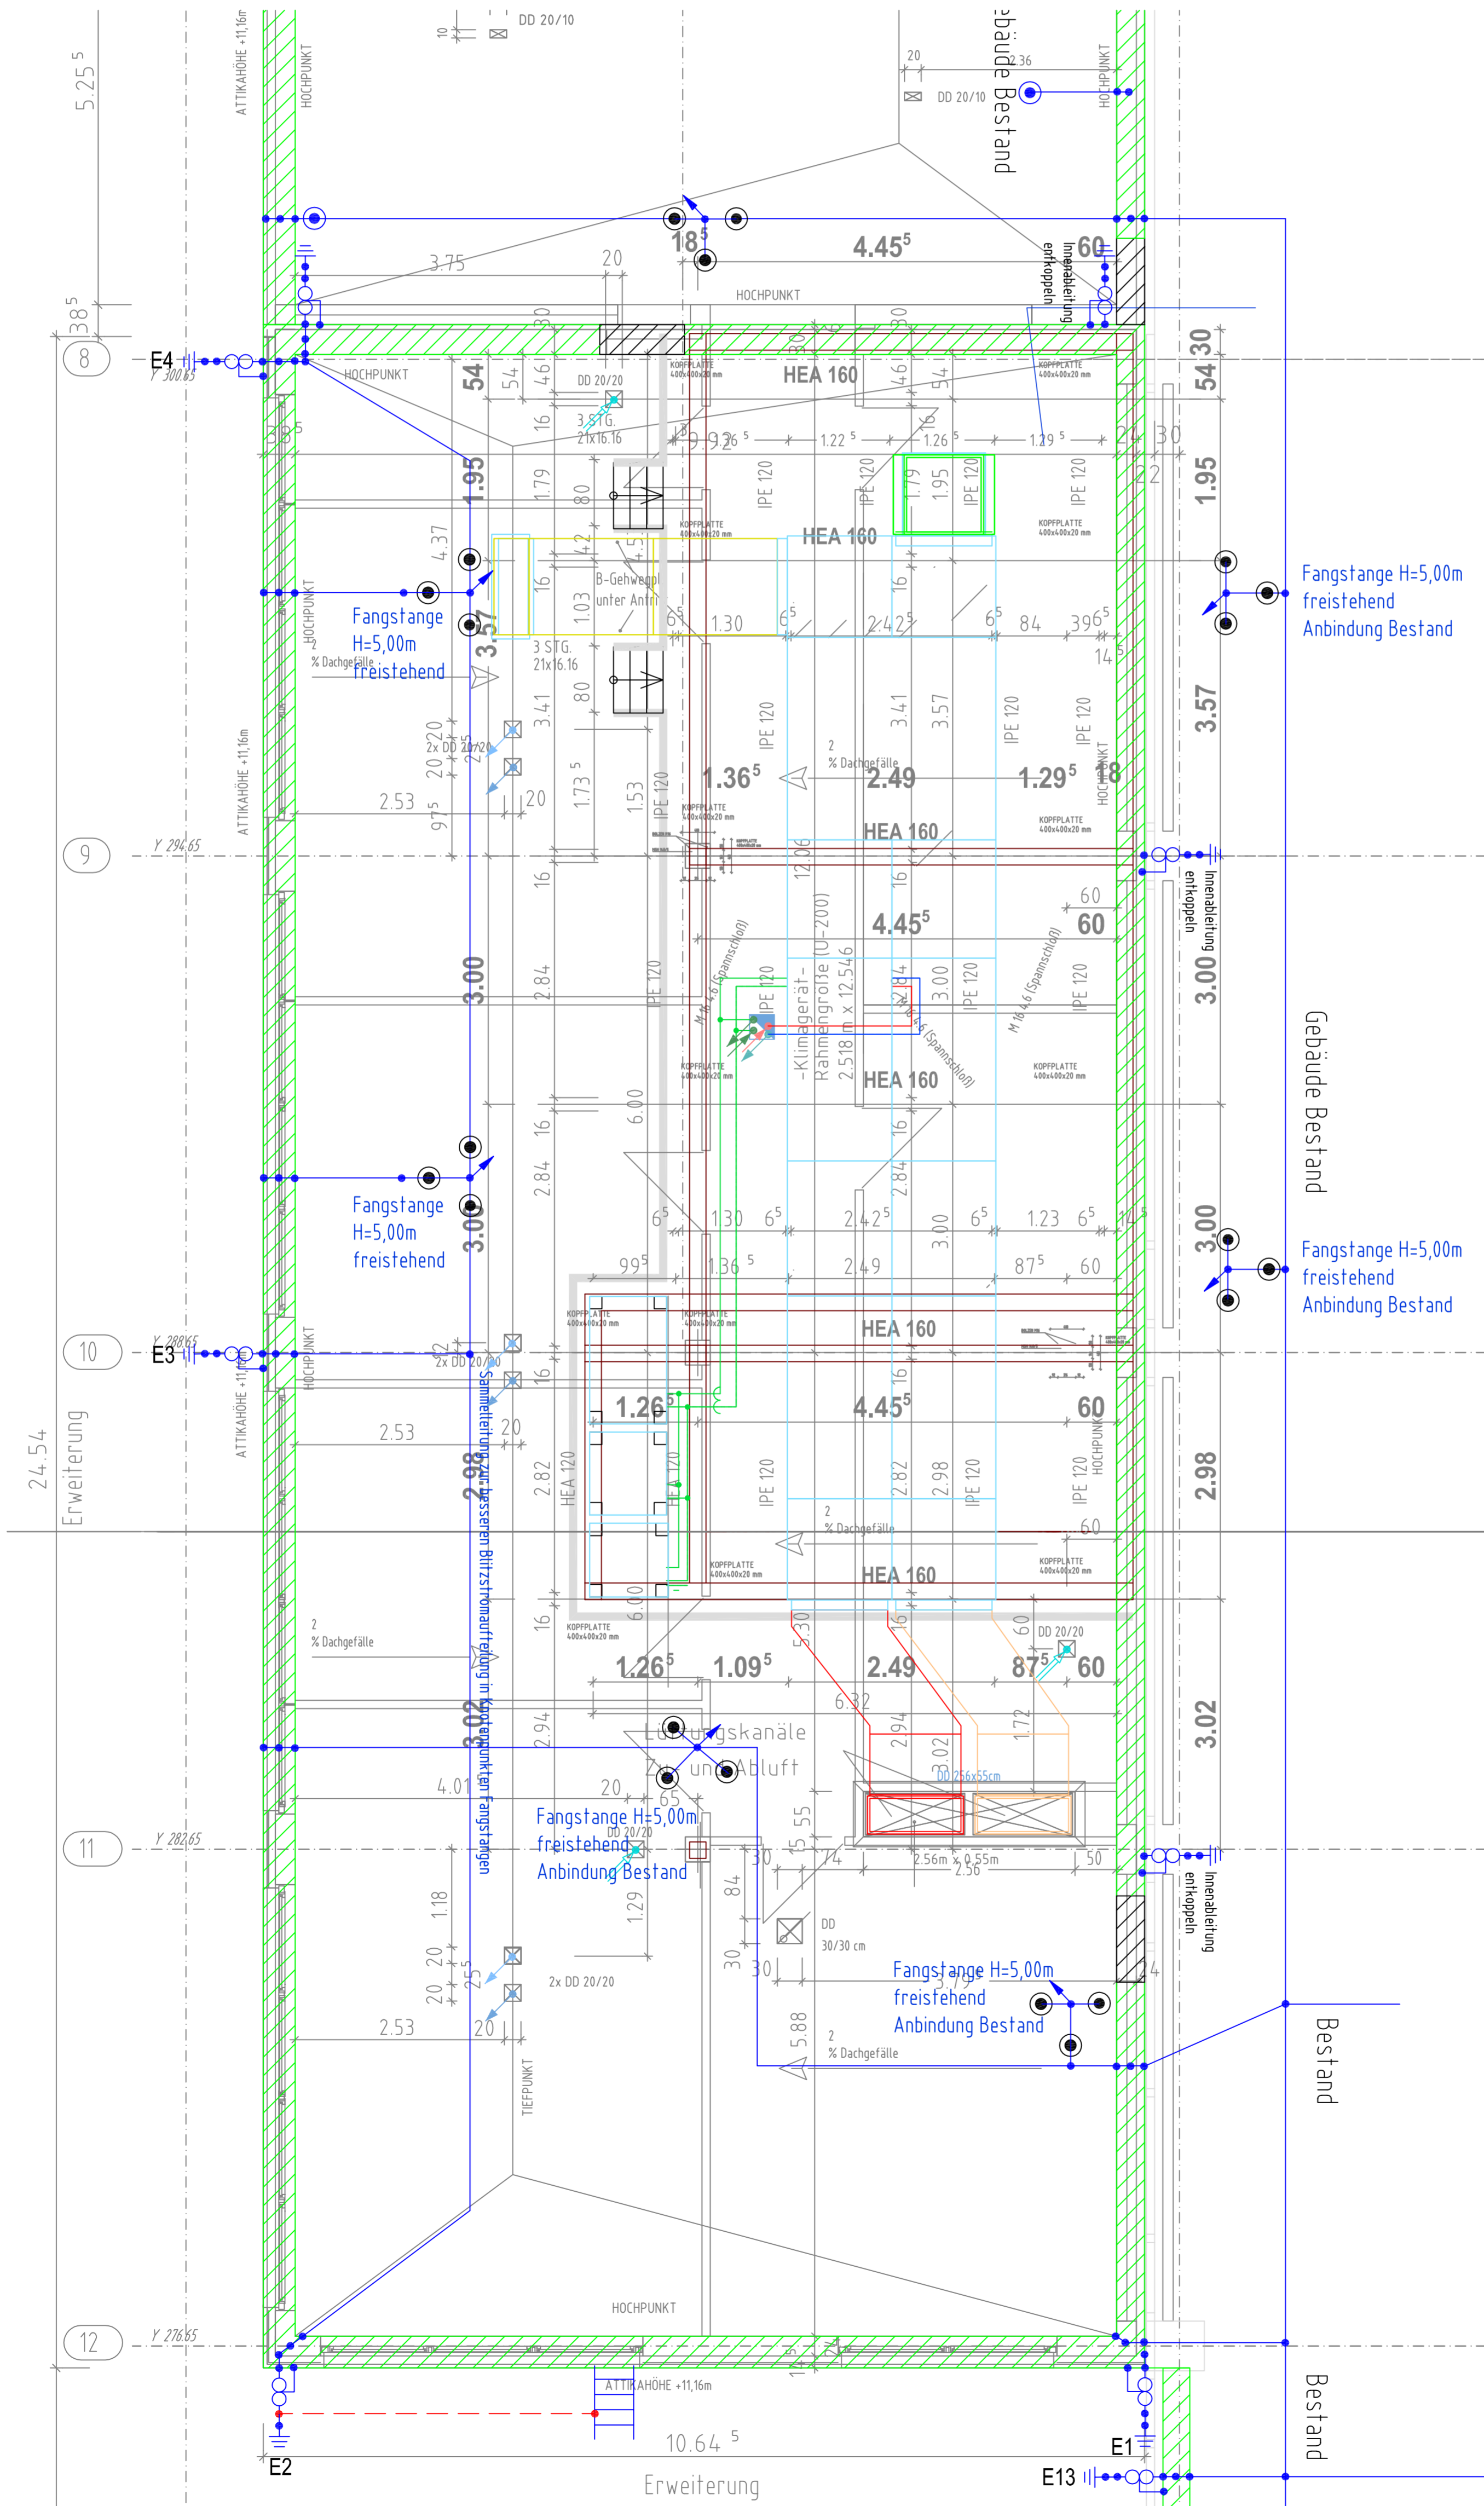

Ausführung:
Richard Müller GmbH
BLITZSCHUTZANLAGENBAU ARNSDORF


Am Gewerbegebiet 15
 01477 Arnsdorf

Tel: 035200 - 20074 und 23192 http://www.blitz-mueller.de
 Fax: 035200 - 20079 E-Mail: kontakt@blitz-mueller.de

Werkplanung:
 Äußerer Blitzschutz und Erdung

Norm: DIN EN 62305: 2006, Teil 3

Zeichner: C. Müller	Datum: 11.01.2011	Projekt-Nr.: 10000507
Maßstab: 1:50	Blatt-Nr.: A / 205 / 2011	Index.: A

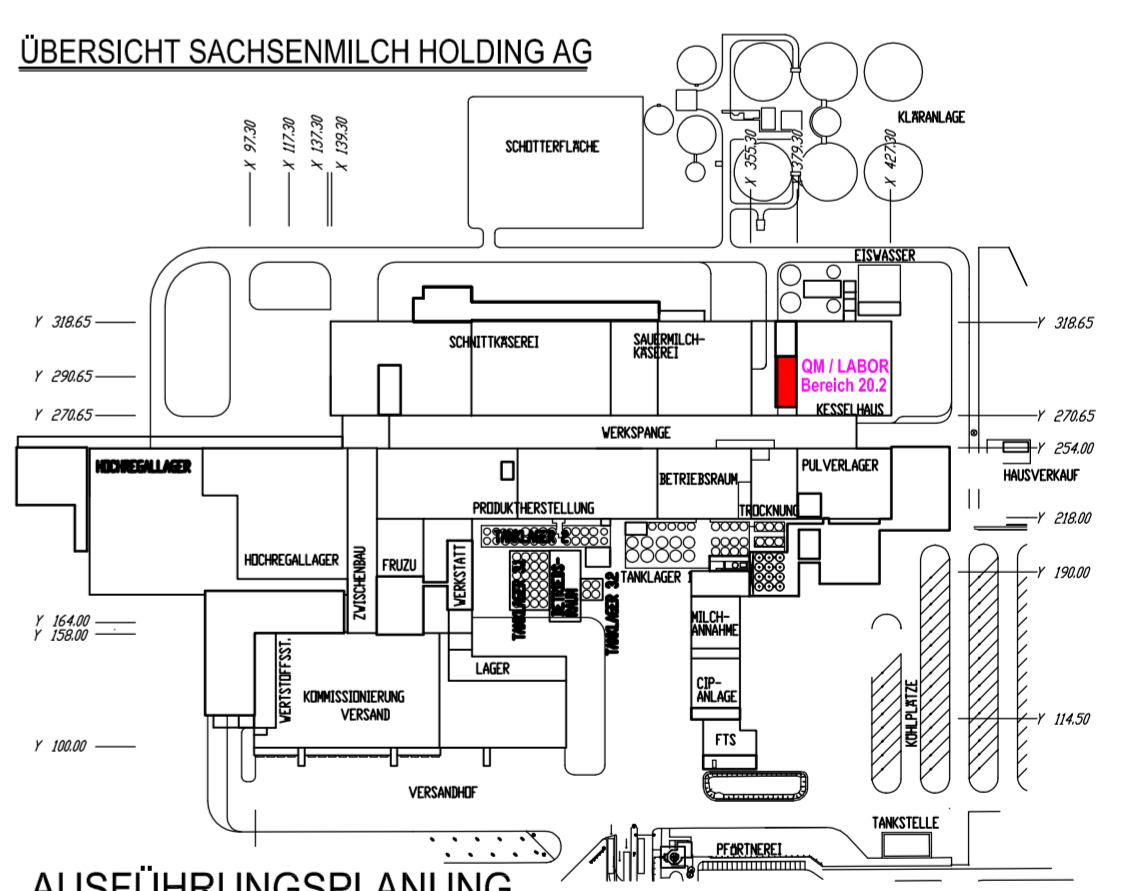

BAUVORHABEN NEUBAU GEBÄUDE 2		PROJEKT-NR: 10AM002		PLAN - NR.
BAUHERR SACHSENMILCH ANLAGEN HOLDING AG AN DEN BREITEN, 01 454 LEPPERSDORF		QM / LABOR		A 3.20.2.5
BAUTEIL BLITZSCHUTZANLAGE GRUNDRISS DACHGESCHOSS BEREICH 20.2				CAD-NR: 204 ZEICH-NR: 103
FACHPLANER				INDEX AKT. STAND 13.12.2010
Technische Gebäudeausrüstung 01217 Dresden, Caspar-David-Friedrich-Str. 37f Tel: 0351 / 644.1020 Fax: 0351 / 644.1022				MASS-STAB 1: 50
TEILBILDER: 2/3991400/4011402/403/404/406/407/412				PLANTAT. ZEIT 8.8.10 11:28
BAUHERR _DEN		PLANNER OLDENBURG, DEN		GEZ. DATUM JEI 26.07.2010
SHI Planungsgesellschaft mbH Am Patentbusch 2 26125 Oldenburg Telefon (0441) 97 00 97-0 Telefax (0441) 97 00 97 97 E-Mail info@shi-ct.de				GEPRÜFT DATUM SI 13.12.2010